


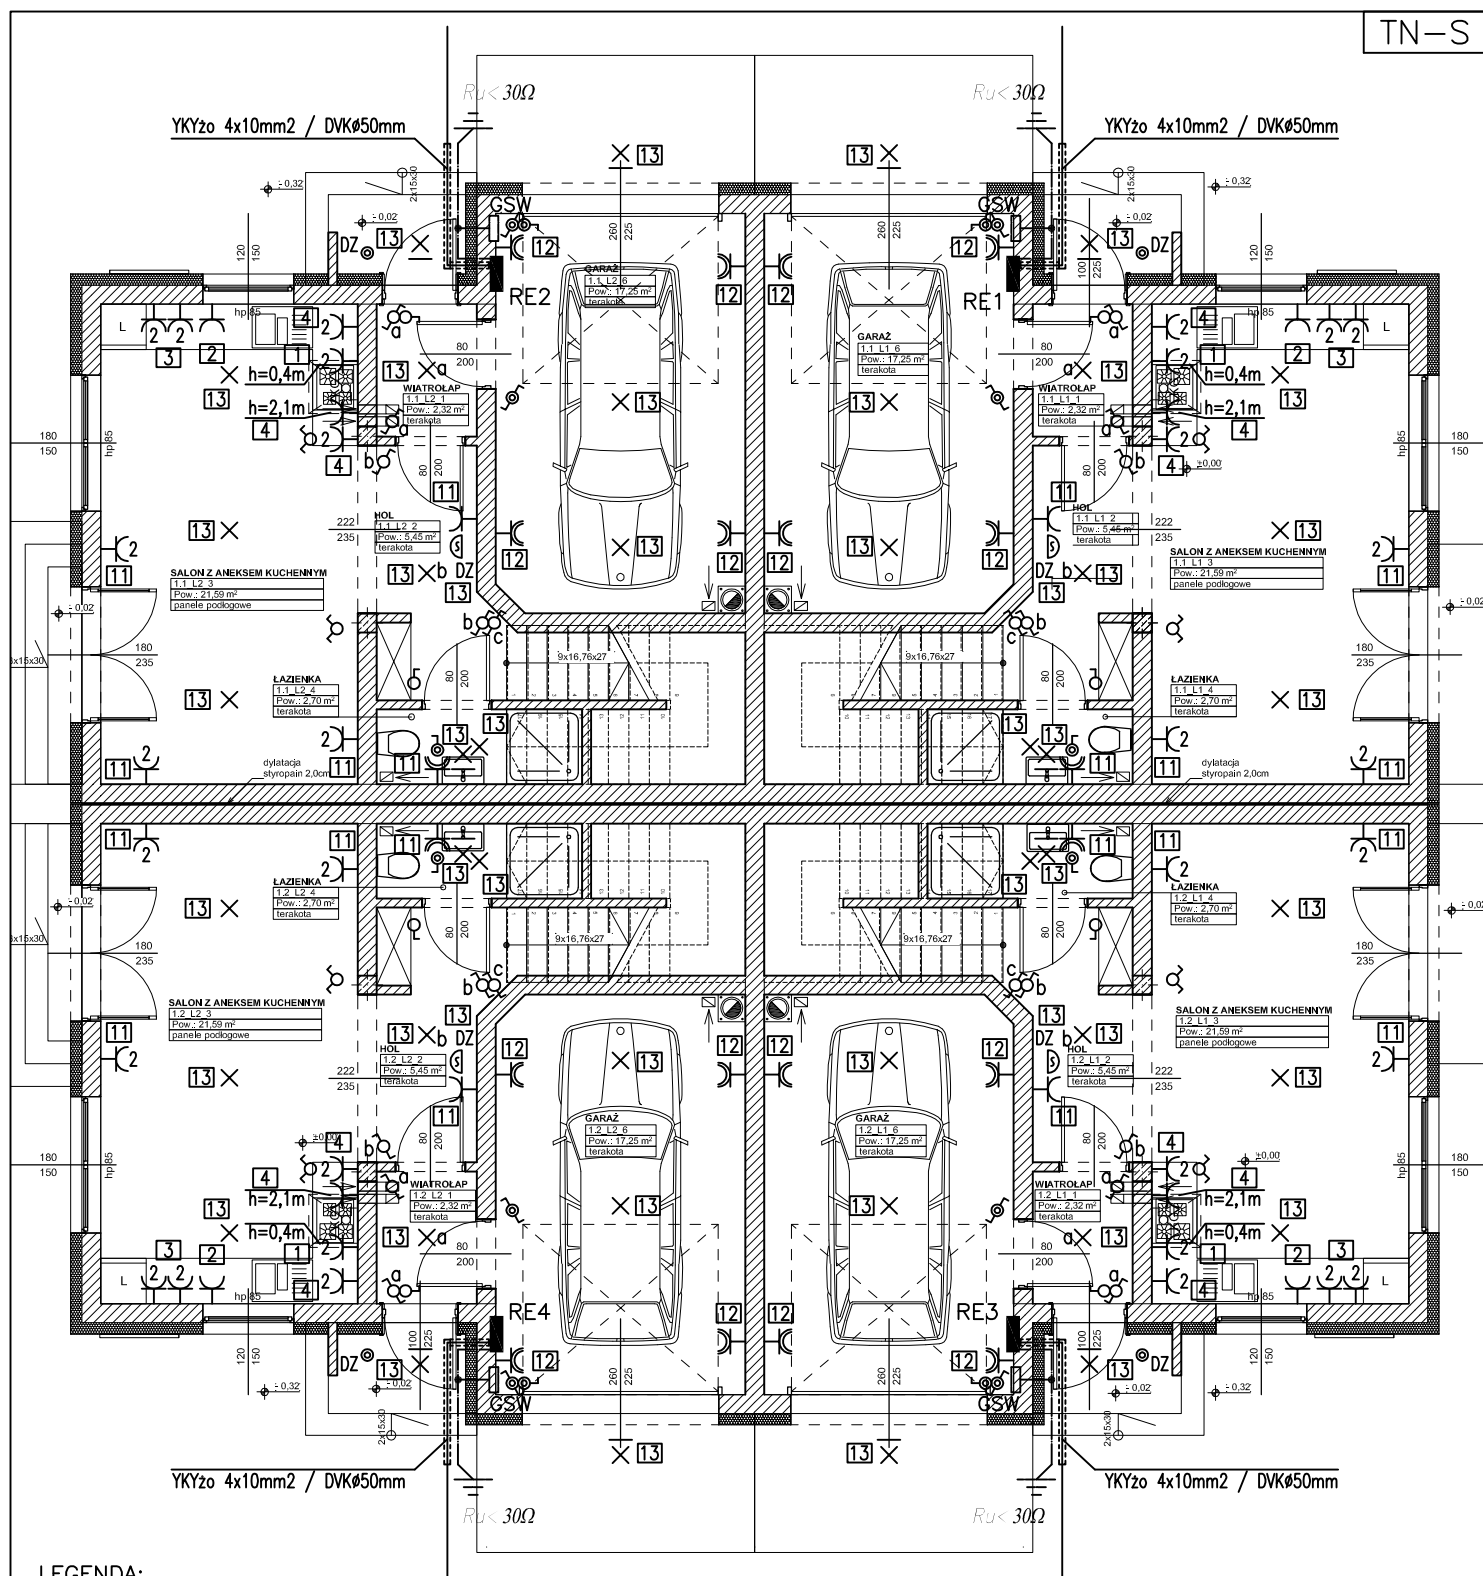

LEGENDA:

- ⌚ - gniazdo wtyczkowe, hermetyczne, 2-biegunowe +PE (pojedyncze), 230V, 50Hz, 10/16A
- ⌚ - gniazdo wtyczkowe, 2-biegunowe +PE (podwójne), 230V, 50Hz, 10/16A
- ⌚ - gniazdo wtyczkowe, 2-biegunowe +PE (pojedyncze), 230V, 50Hz, 10/16A
- ⌚ - łącznik 1-biegunowy, hermetyczny, 230V, 50Hz, 6A
- ⌚ - łącznik 2-biegunowy, 230V, 50Hz, 6A
- ⌚ - łącznik 1-biegunowy, 230V, 50Hz, 6A
- ⌚ - łącznik schodowy, 230V, 50Hz, 6A
- ⌚ - łącznik krzyżowy, 230V, 50Hz, 6A
- ⌚ - wypust oświetleniowy ścienny 230V, 50Hz
- ⌚ - wypust oświetleniowy sufitowy 230V, 50Hz
- ⌚ - przycisk dzwony/domofn, IP44
- 1 - numer obwodu

UWAGA:

1. Typ i rodzaj przewodów na schemacie ideowym instalacji elektrycznej (rys. nr E-1...E-4)
2. Ochrona od porażen: szybkie wyłączenie zasilania

OBIEKT	OSIEM BUDYNKÓW MIESZKALNYCH JEDNORODZINNYCH DWULOKALOWYCH W ZABUDOWIE BLIŹNIACZEJ (BUDYNEK 1.1; 1.2)	
LOKALIZACJA	TARNÓW, DZ.NR 5/8, 5/17, 5/18, 4/1, 6/8, 6/9, 12/3, 11, 10, OBR. 94, ul. Jesionowa	
TYTUŁ	PLAN INSTALACJI ELEKTRYCZNEJ – RZUT PARTERU	
PROJEKTOWAŁ	mgr inż. BOGUSŁAW SOPRCH upr. do proj. bez ogr. w specj. instalacyjnej w zakresie sieci, instalacji i urz. elektrycznych i elektroenergetycznych NBUA-7342/53/98	
Skala 1:100	Data opracowania: 02.2019r	Rys. nr: E-5